


План 1-го этажа. Схема расположения элементов вентиляции и кондиционирования

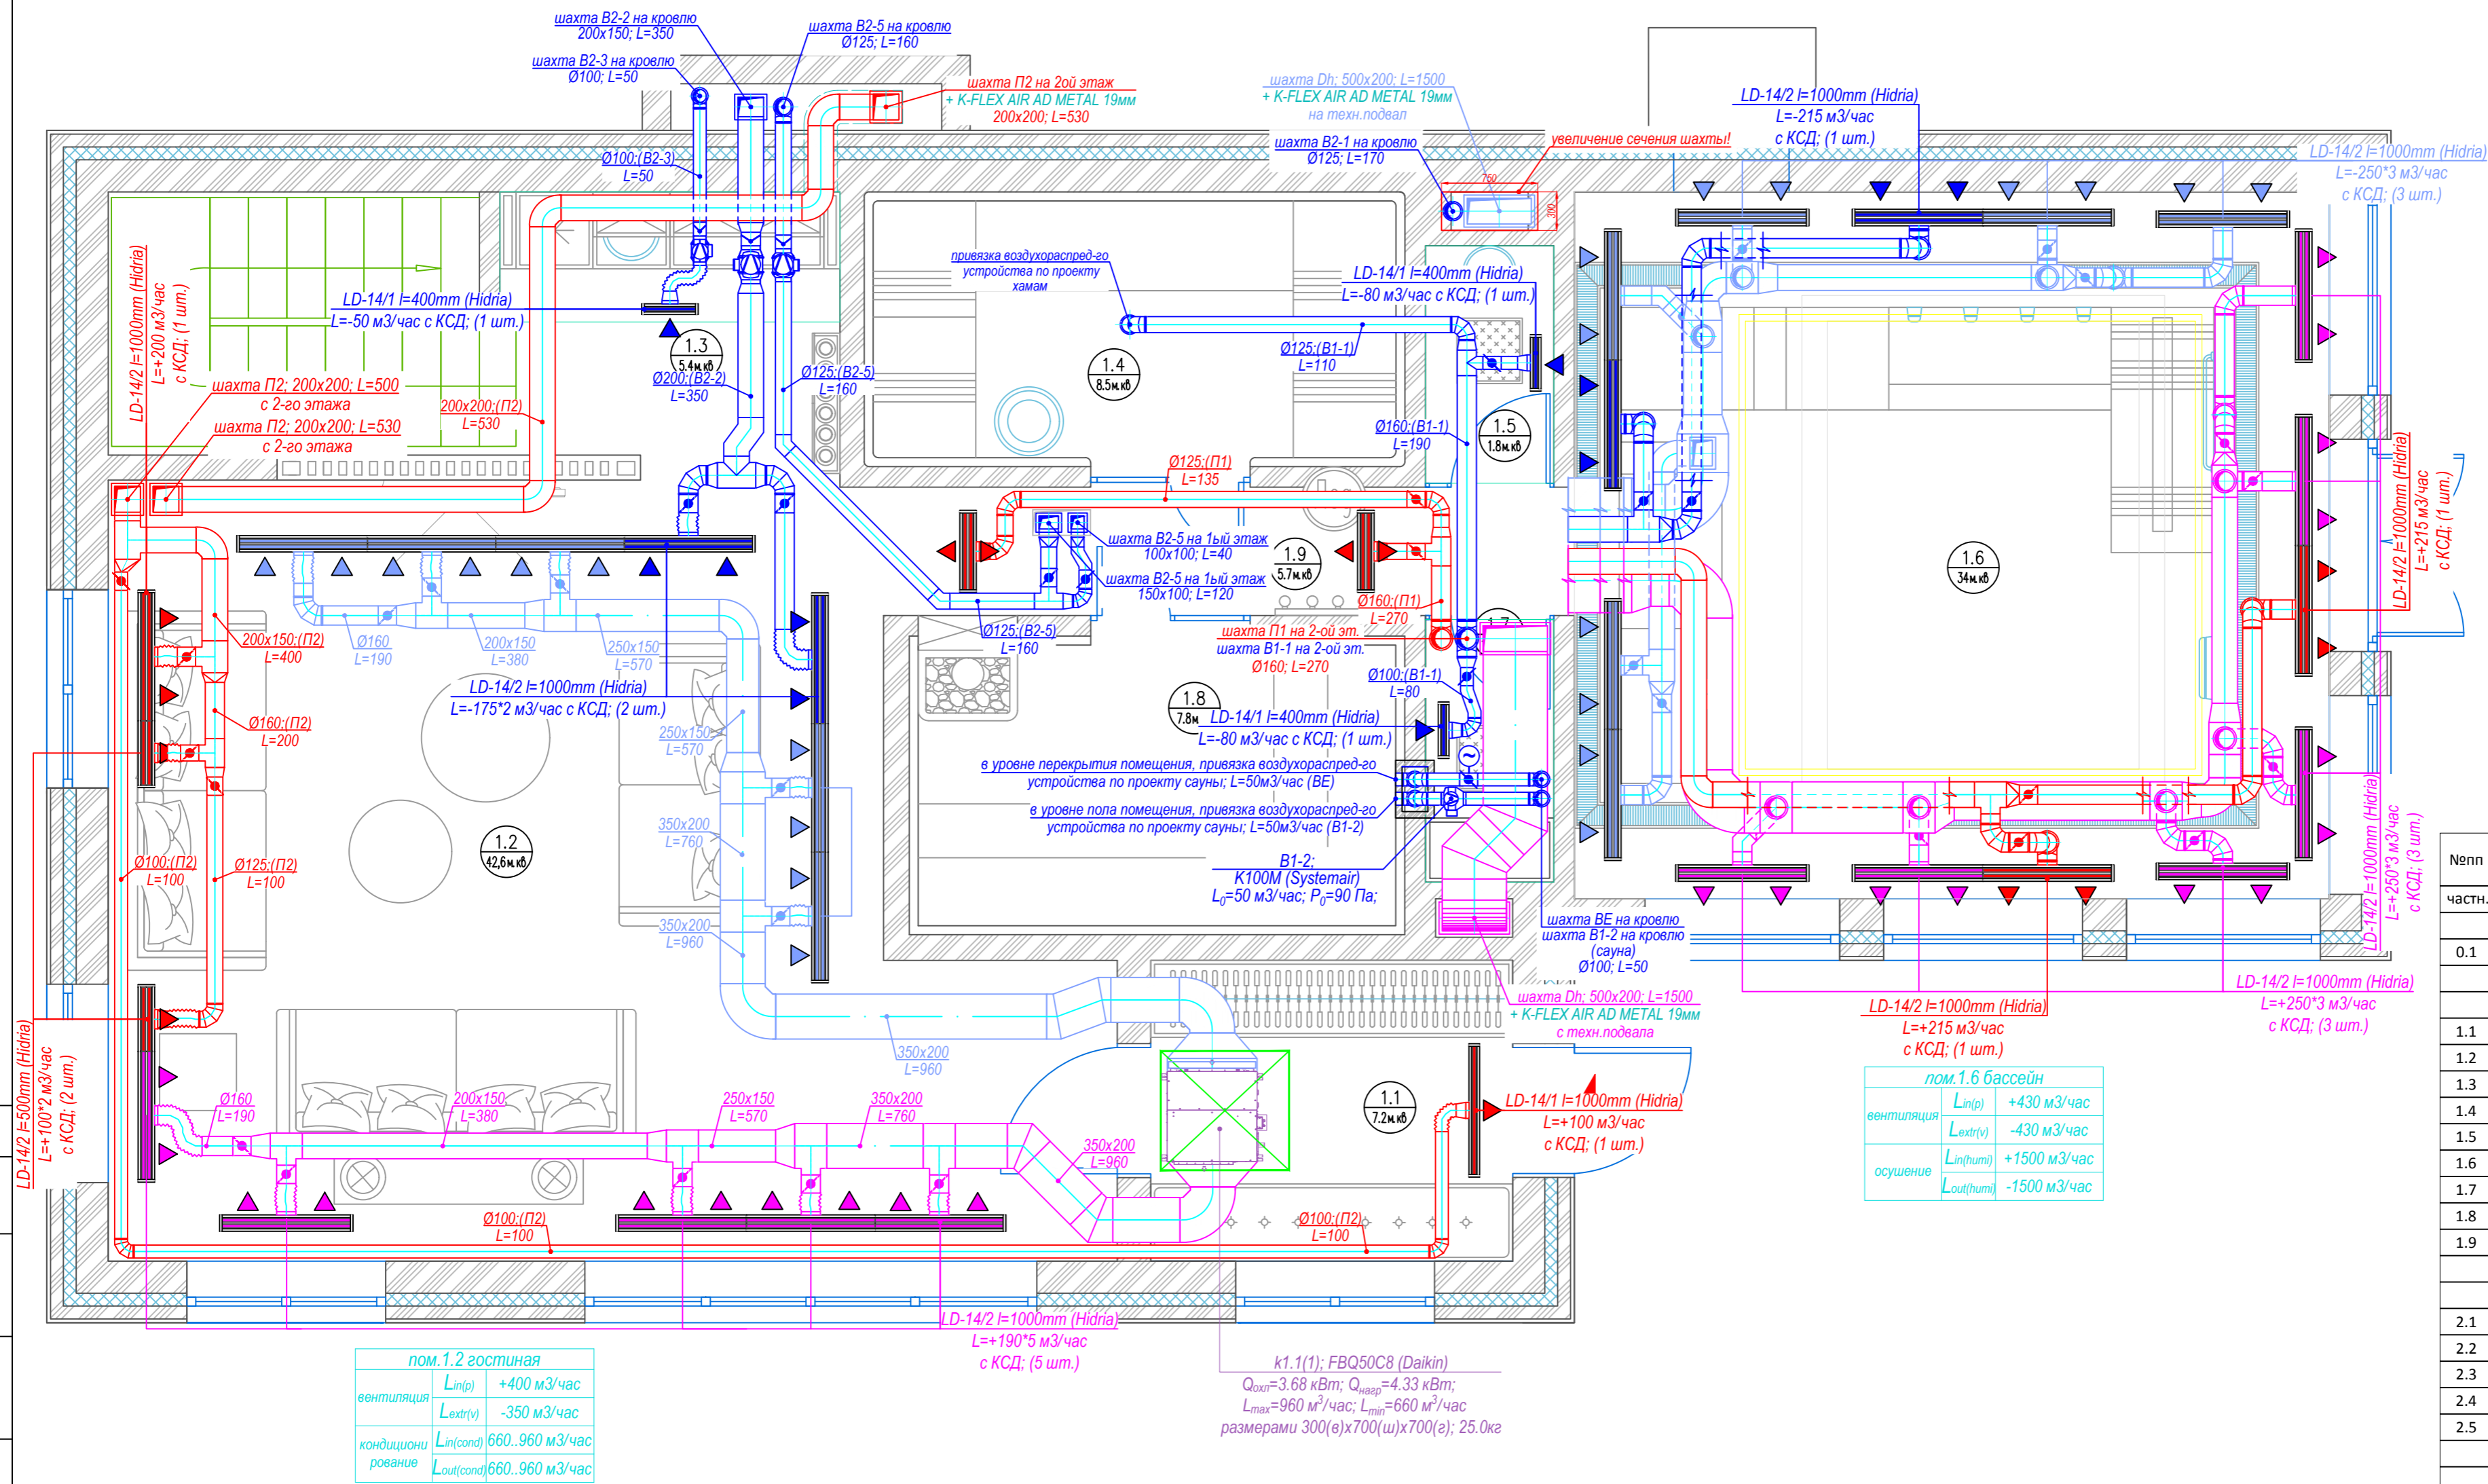

№пп	Помещение	Площадь, м²	Примечания
Части. бассейн Чеховский район, д. Костомарово, ул. Сиреневая, дом 10.			
помещения подвала			
0.1	Техническое помещение	43,6	
	итого по подвалу	43,6	
помещения 1-го этажа			
1.1	Прихожая-холл	7,2	
1.2	Гостиная	42,6	
1.3	Кухня	5,4	
1.4	Хаммам	8,5	
1.5	Душ №1	1,8	
1.6	Бассейн	34,0	
1.7	Душ №2	1,8	
1.8	Сауна	7,8	
1.9	Коридор	5,7	
	итого по 1-му этажу	114,8	
помещения 2-го этажа			
2.1	Коридор	7,8	
2.2	Массажный кабинет	9,9	
2.3	Комната для персонала	5,7	
2.4	Комната отдыха	32,8	
2.5	Санузел	6,3	
	итого по 2-му этажу	62,5	
	всего по дому	220,9	

пом. 1.2 гостиная			
вентиляция	$L_{in(p)}$	+400 м³/час	
	$L_{extr(v)}$	-350 м³/час	
кондиционирование	$L_{in(cond)}$	660..960 м³/час	
	$L_{out(cond)}$	660..960 м³/час	

пом. 1.6 бассейн			
вентиляция	$L_{in(p)}$	+430 м³/час	
	$L_{extr(v)}$	-430 м³/час	
осушение	$L_{in(hum)}$	+1500 м³/час	
	$L_{out(hum)}$	-1500 м³/час	

k1.1(1); FBQ50C8 (Daikin)  
 $Q_{охл}=3.68$  кВт;  $Q_{нагр}=4.33$  кВт;  
 $L_{max}=960$  м³/час;  $Q_{min}=660$  м³/час  
 размерами 300(в)х700(ш)х700(г); 25.0кг

Масштаб 1:40

xxx-OB

Здание "Баня" для Частного Жилого Дома  
 расположенного по адресу:


Изм.	Кол.уч.	Лист	Н.док.	Подп.	Дата
Выполнил					
Проверил					

Стадия	Лист	Листов
Р	4	

Вентиляция и кондиционирование  
 План 1-го этажа  
 Схема рас-ия элементов вентиляции и кондиционирования



План мансардного этажа. Схема расположения элементов вентиляции и кондиционирования

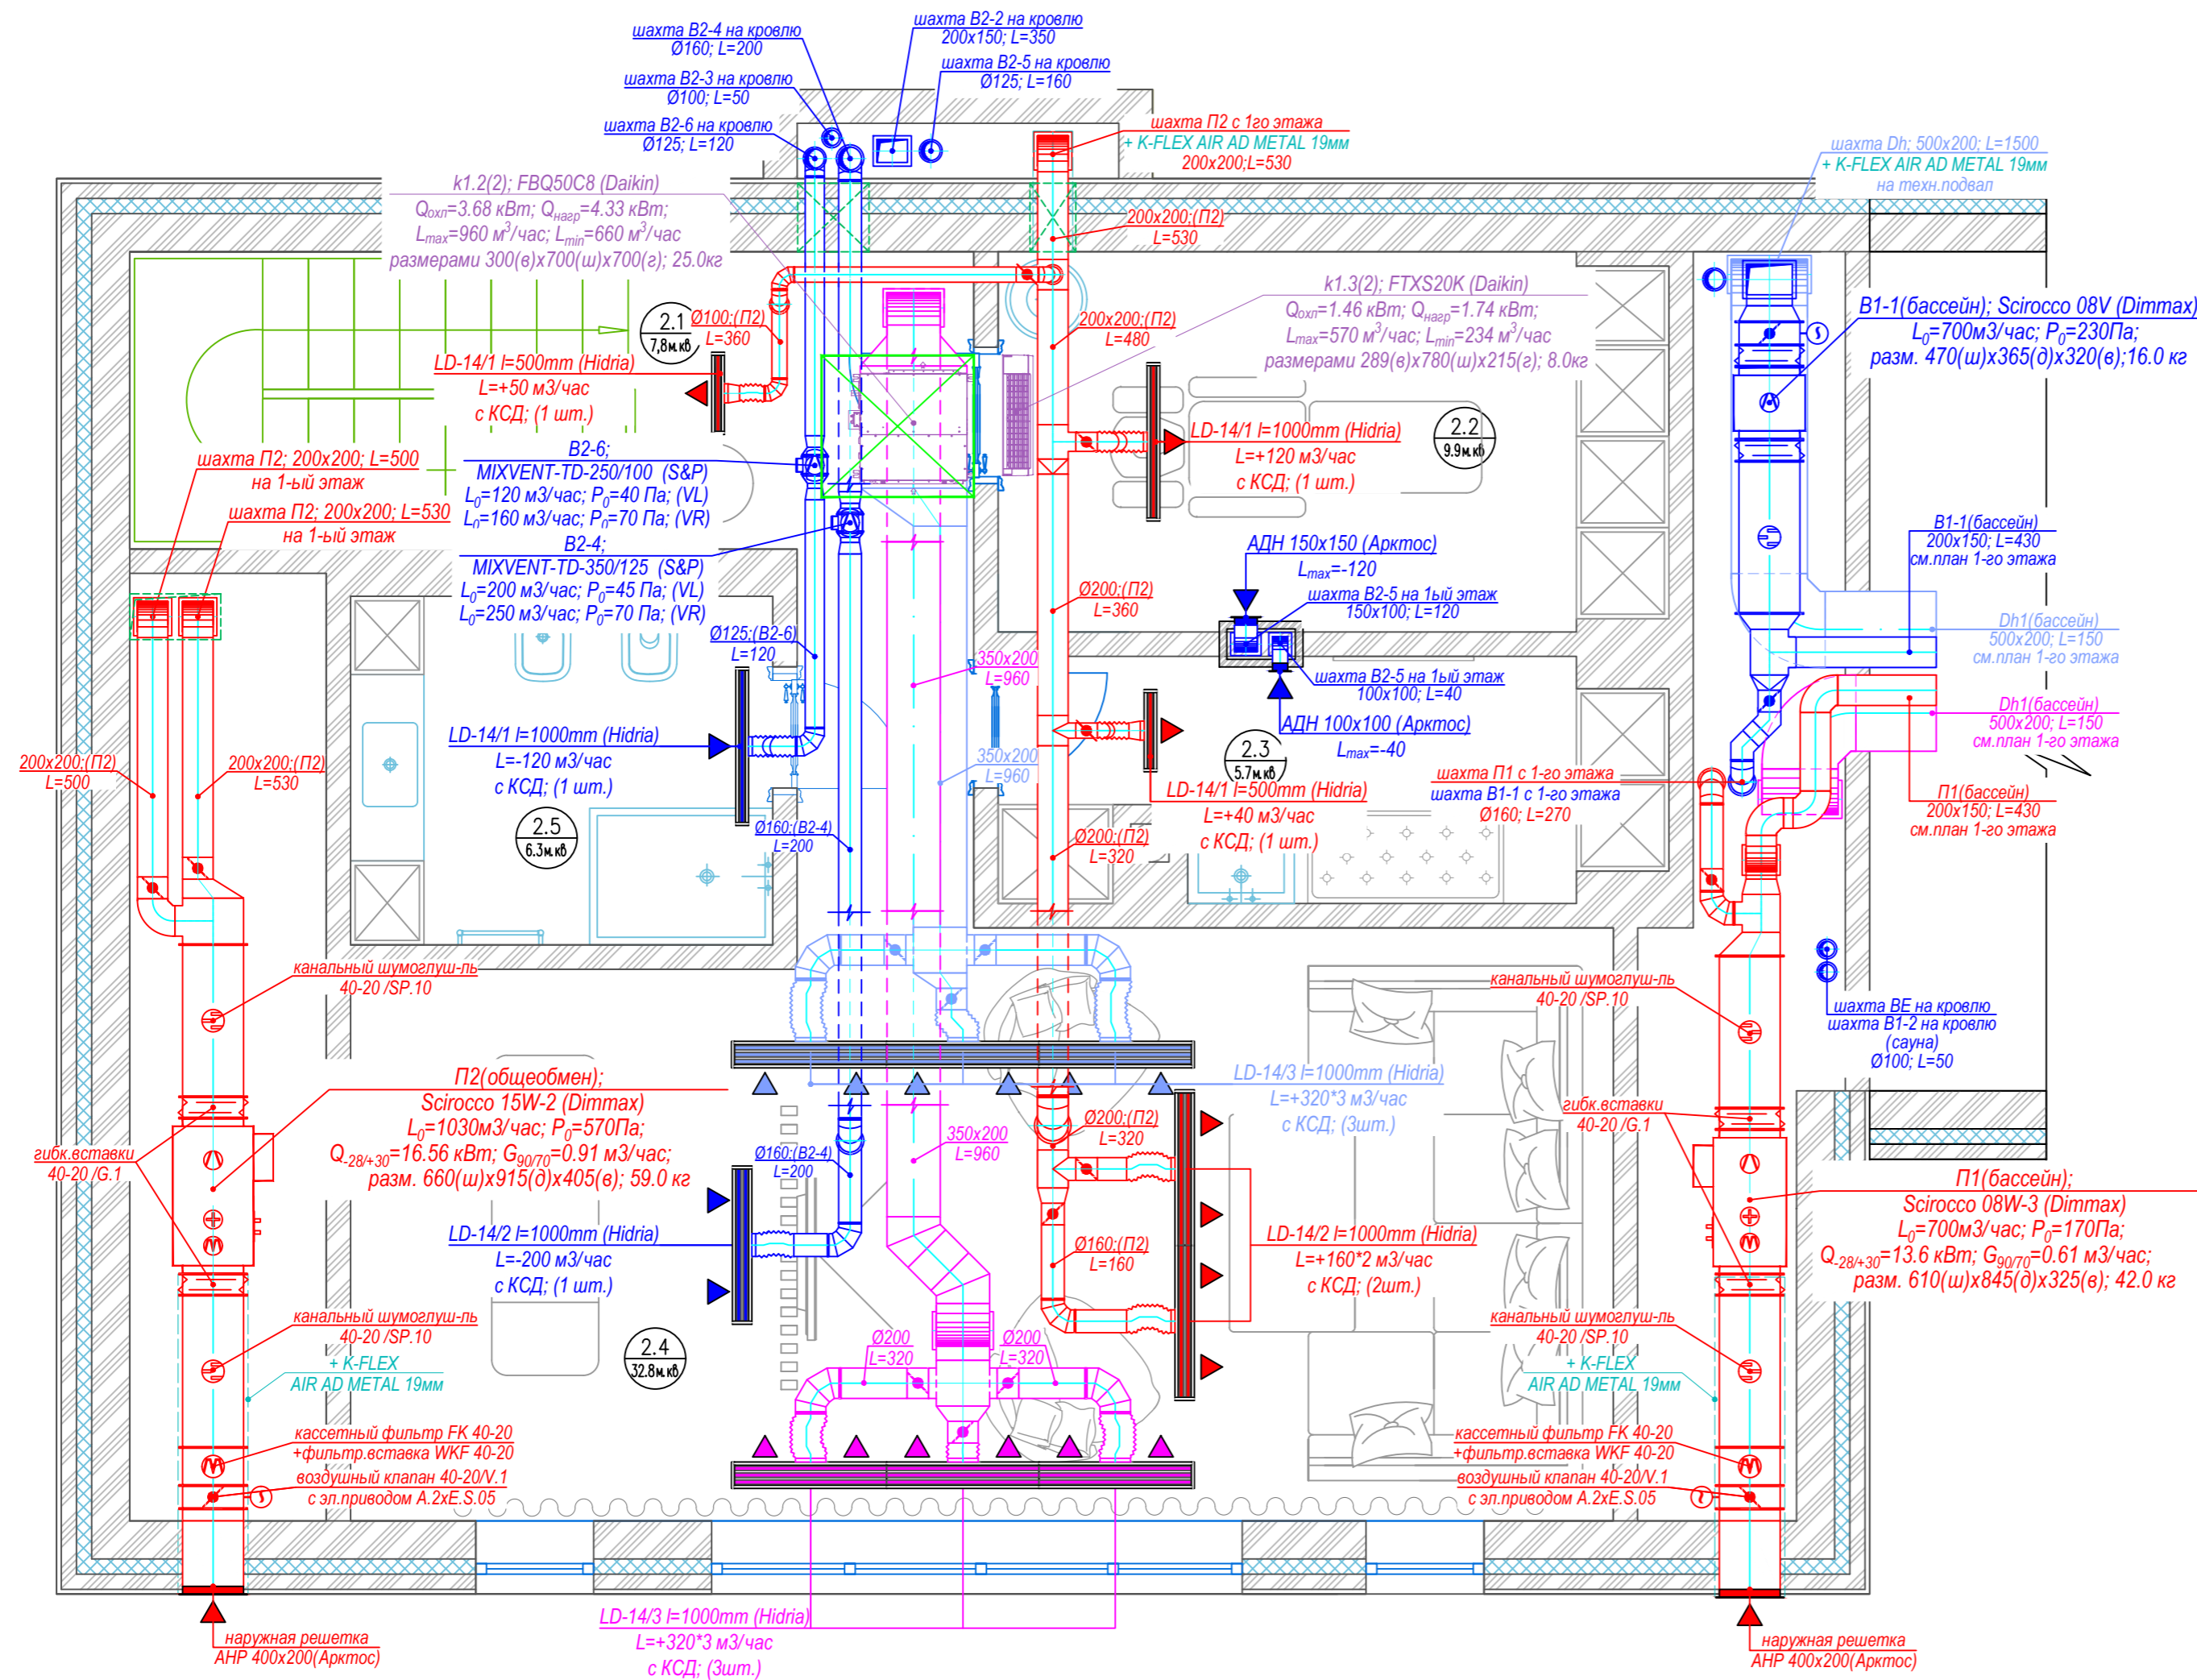

№пп	Помещение	Площадь, м²	Примечания
частн. бассейн Чеховский район, д. Костомарово, ул. Сиреневая, дом 10.			
помещения подвала			
0.1	Техническое помещение	43,6	
итого по подвалу		43,6	
помещения 1-го этажа			
1.1	Прихожая-холл	7,2	
1.2	Гостиная	42,6	
1.3	Кухня	5,4	
1.4	Хаммам	8,5	
1.5	Душ №1	1,8	
1.6	Бассейн	34,0	
1.7	Душ №2	1,8	
1.8	Сауна	7,8	
1.9	Коридор	5,7	
итого по 1-му этажу		114,8	
помещения 2-го этажа			
2.1	Коридор	7,8	
2.2	Массажный кабинет	9,9	
2.3	Комната для персонала	5,7	
2.4	Комната отдыха	32,8	
2.5	Санузел	6,3	
итого по 2-му этажу		62,5	
всего по дому		220,9	

Масштаб 1:40

xxx-0B

Здание "Баня" для Частного Жилого Дома расположенного по адресу:

Изм.	Кол.уч.	Лист	Н.док.	Подп.	Дата
Выполнил					
Проверил					
Вентиляция и кондиционирование					
План мансардного этажа Схема рас-ия элементов вентиляции и кондиционирования					
		Стадия	Лист	Листов	
		Р	4		

Globalclimat